




平面図① S=1:500

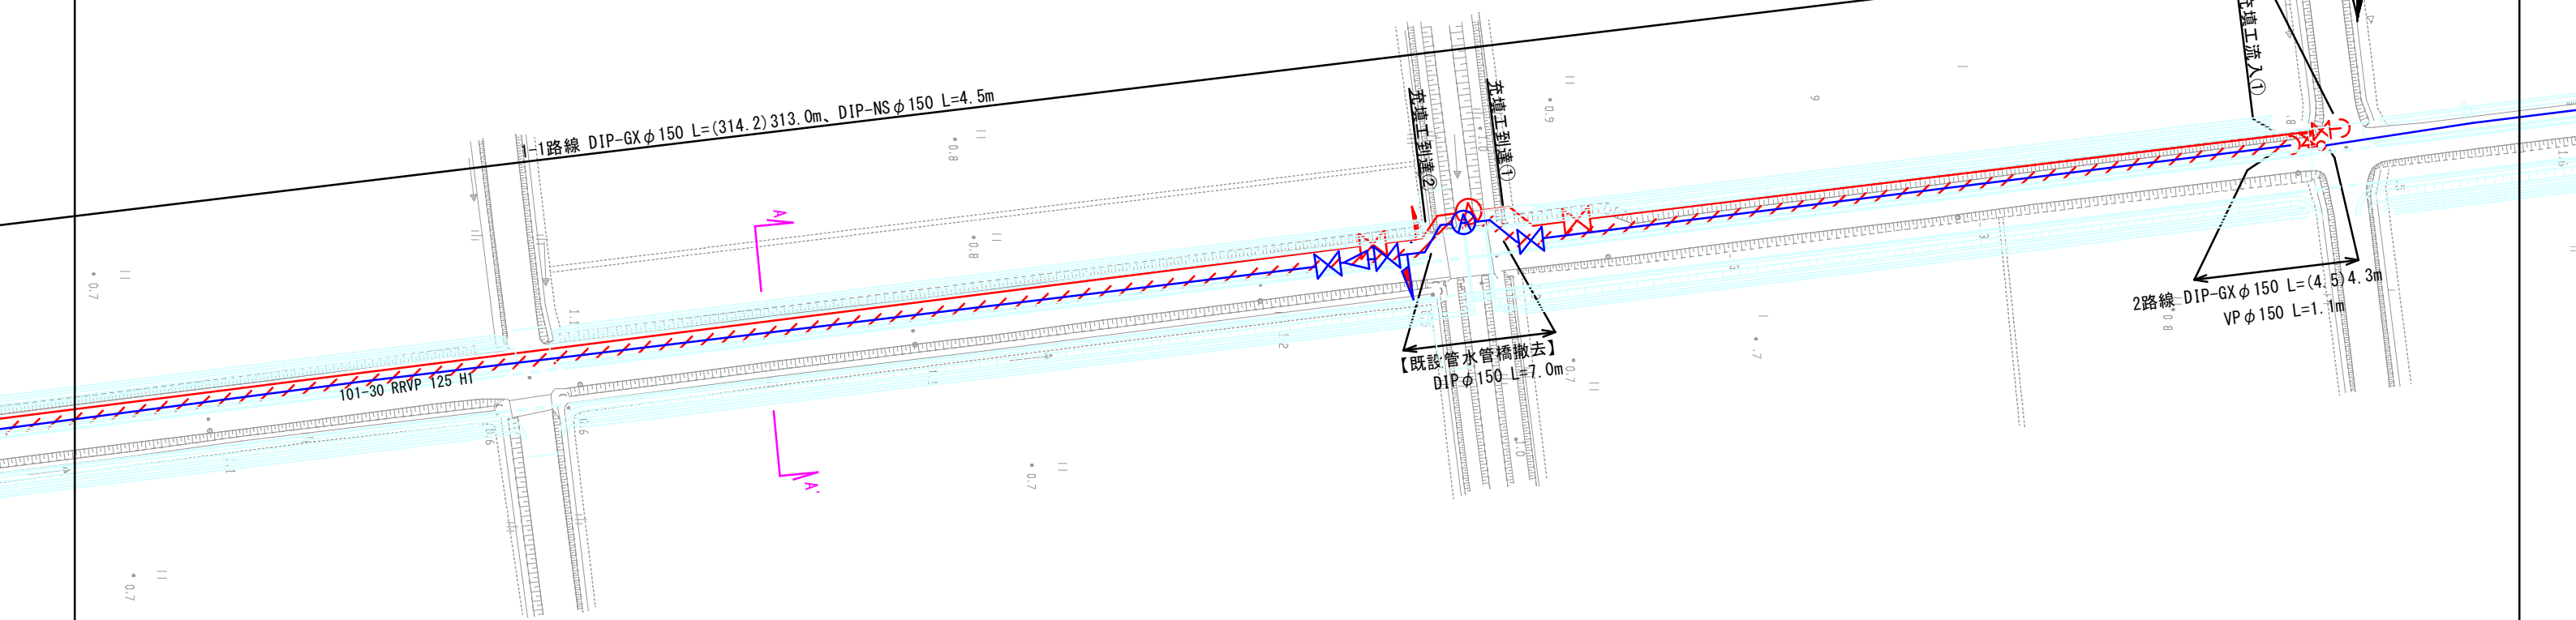

横断面 S=1:100

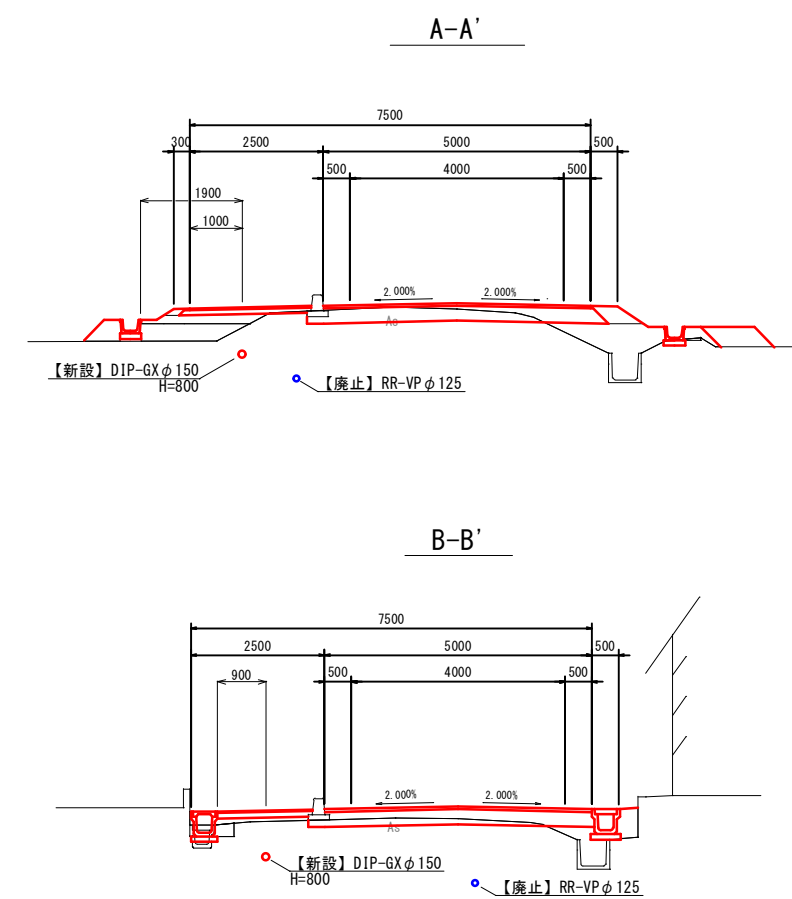

土工標準図 S=1:100

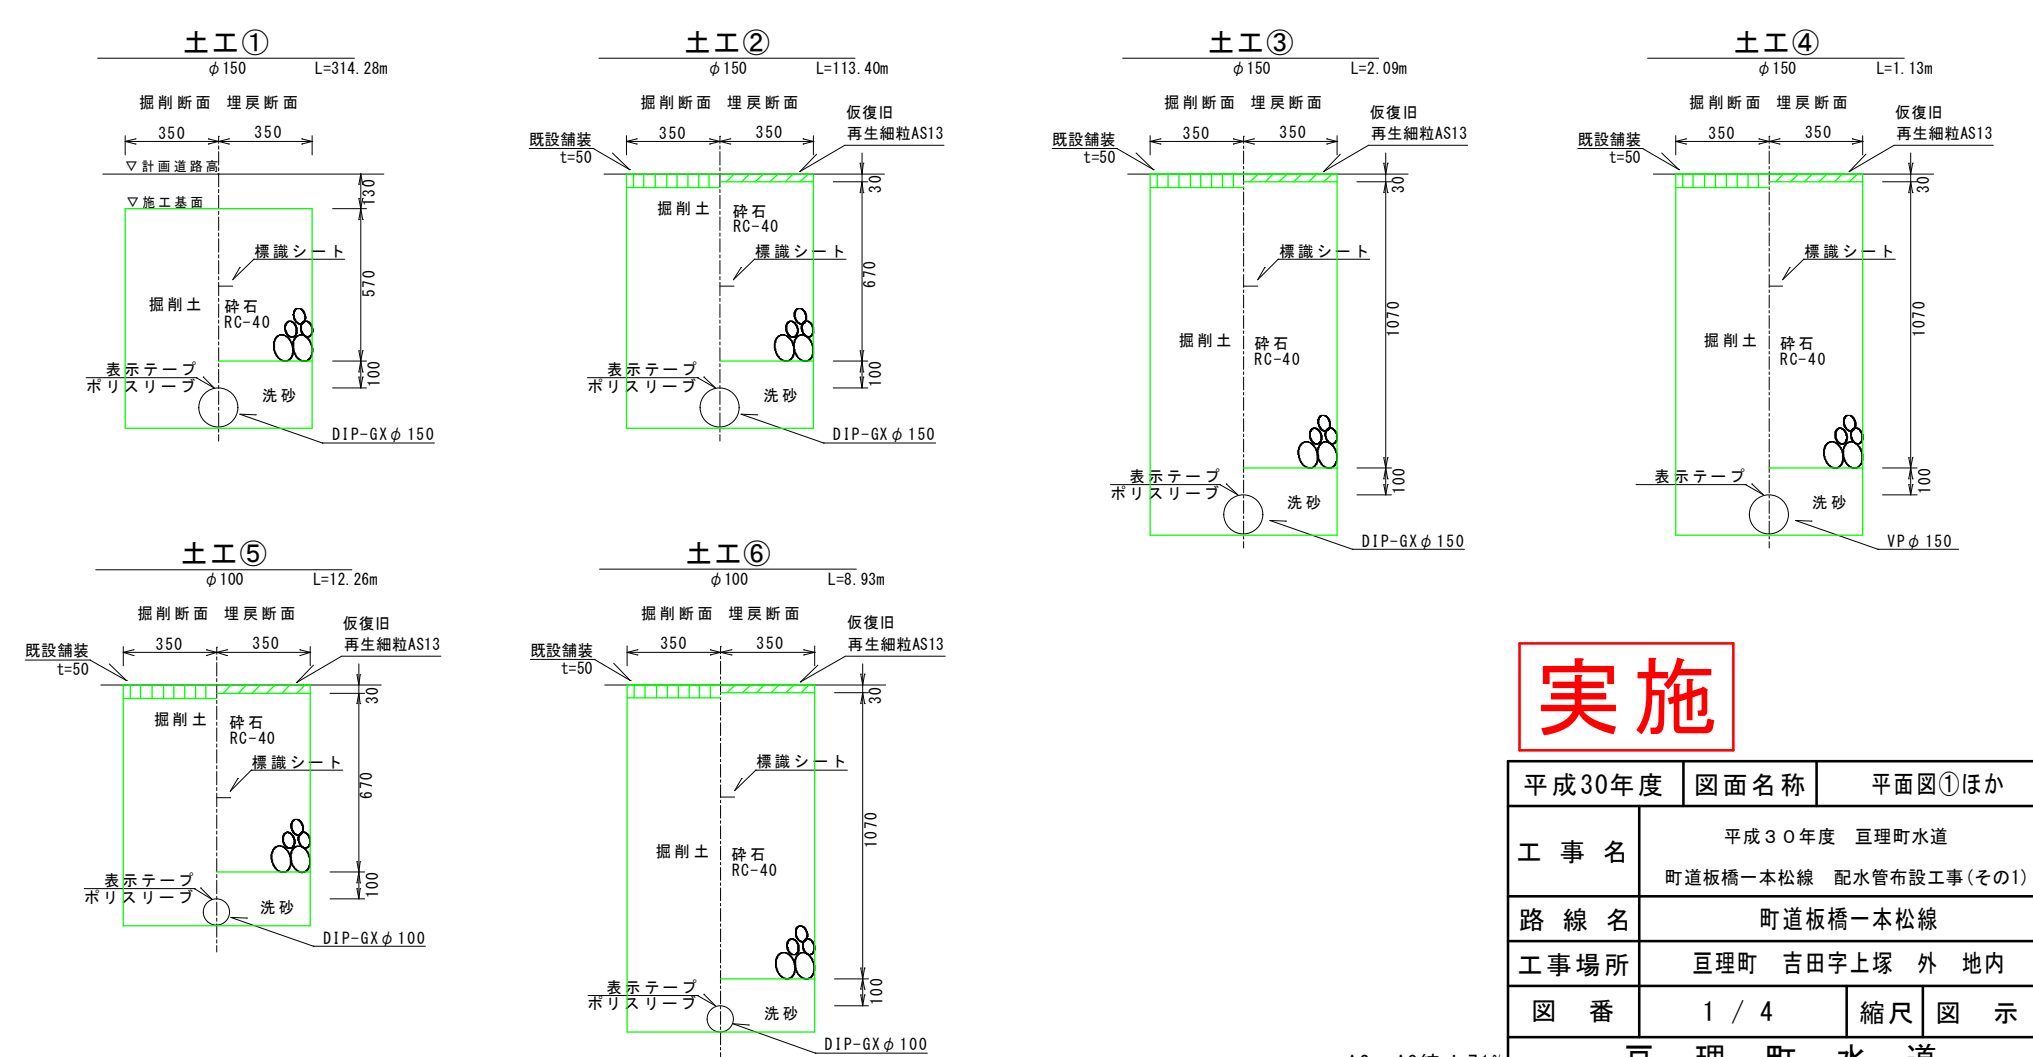

実施

平成30年度	図面名称	平面図①ほか
工事名	平成30年度 亶理町水道 町道板橋一本松線 配水管布設工事(その1)	
路線名	町道板橋一本松線	
工事場所	亶理町 吉田字上塚 外 地内	
図番	1 / 4	縮尺 図示
亶理町水道		

A2→A3縮小71%