



平面図② S=1:500

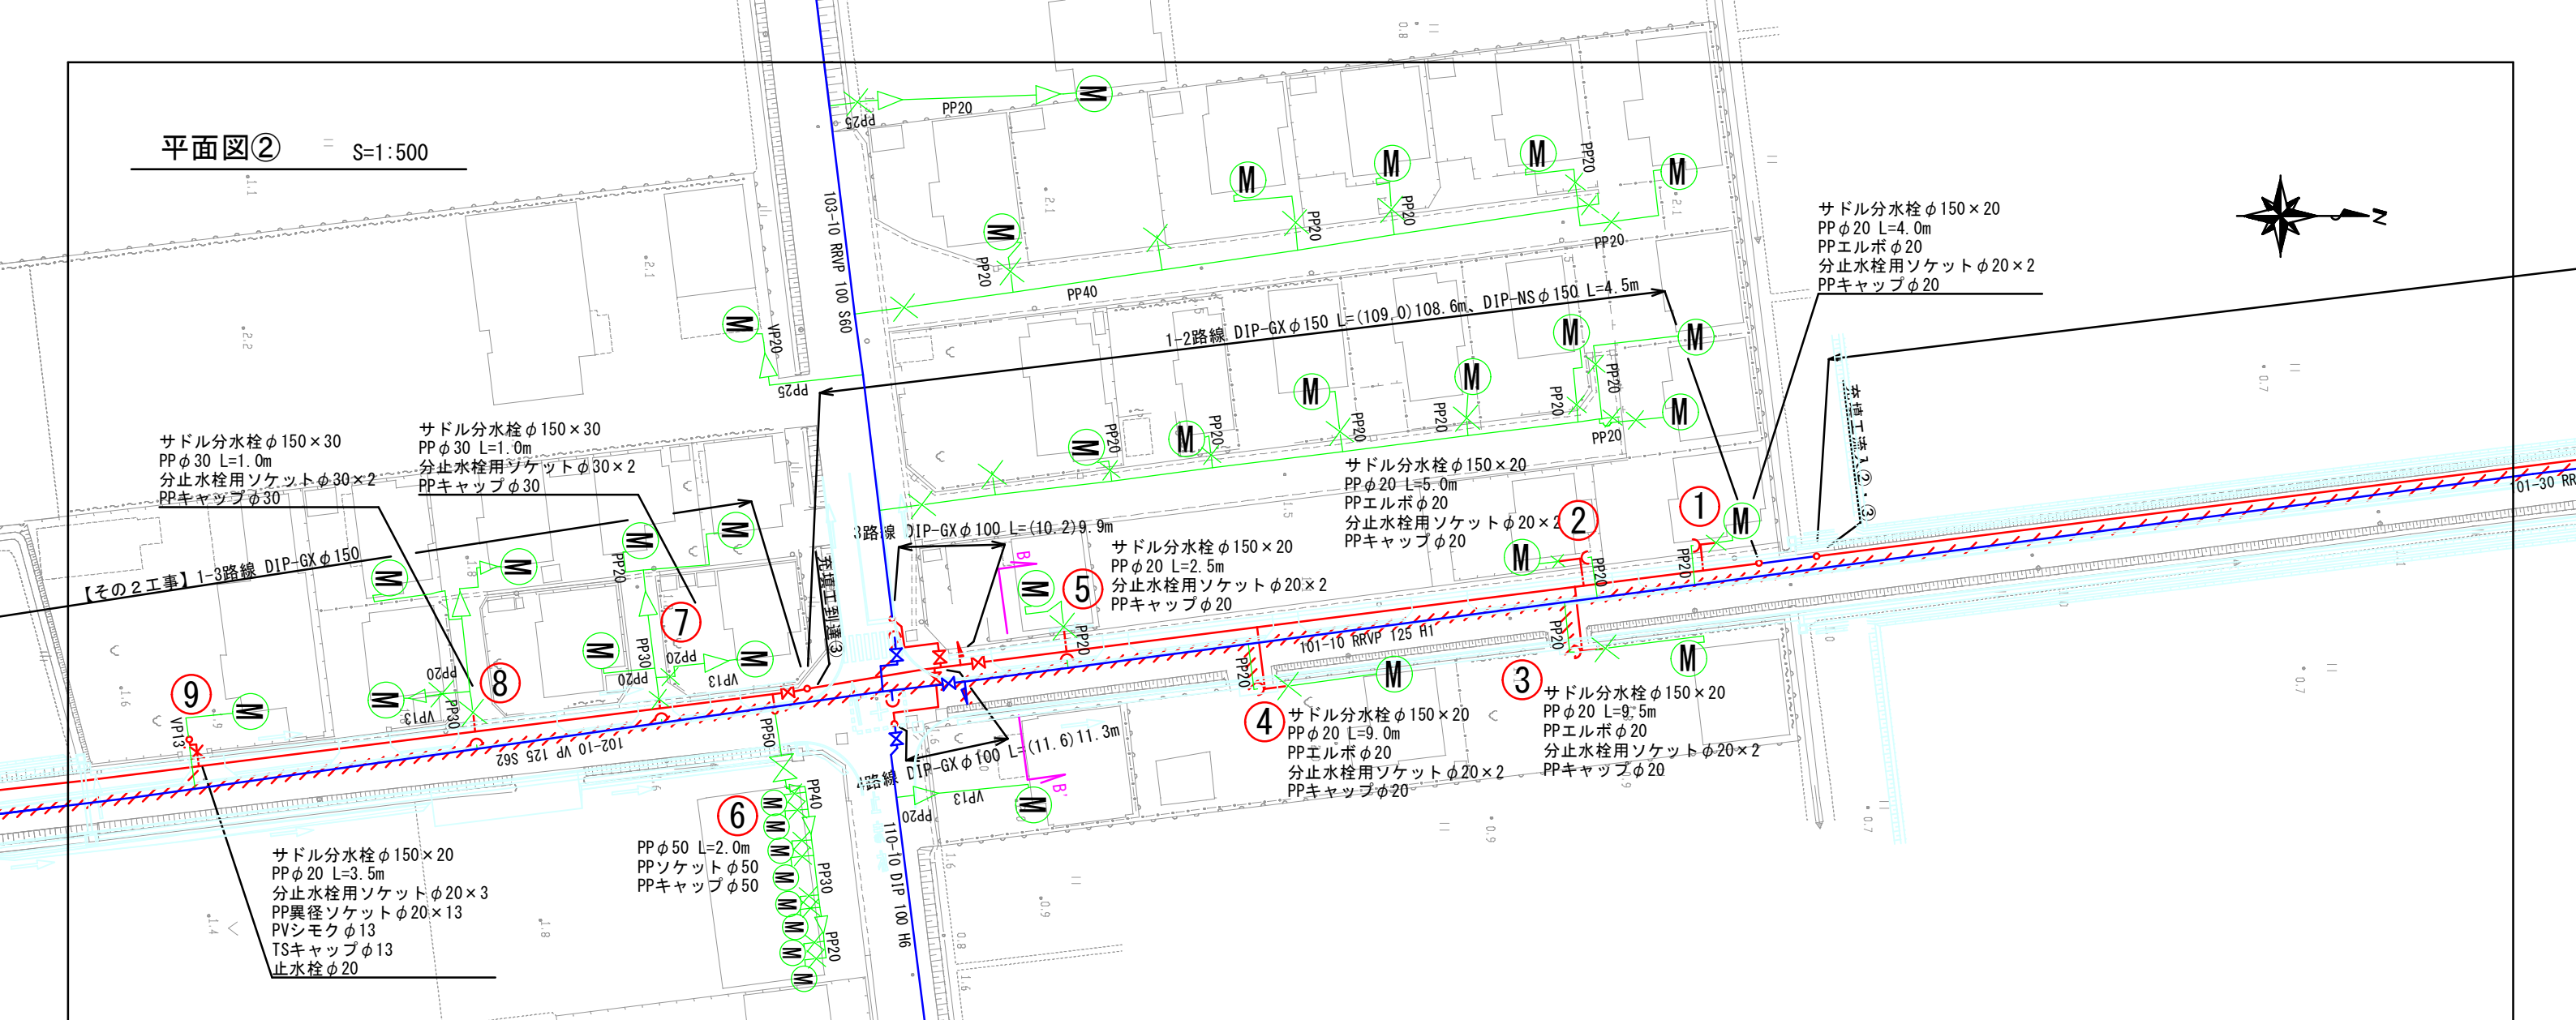

充填工詳細図 S=1:X
RR-VPφ125 L=410.0m

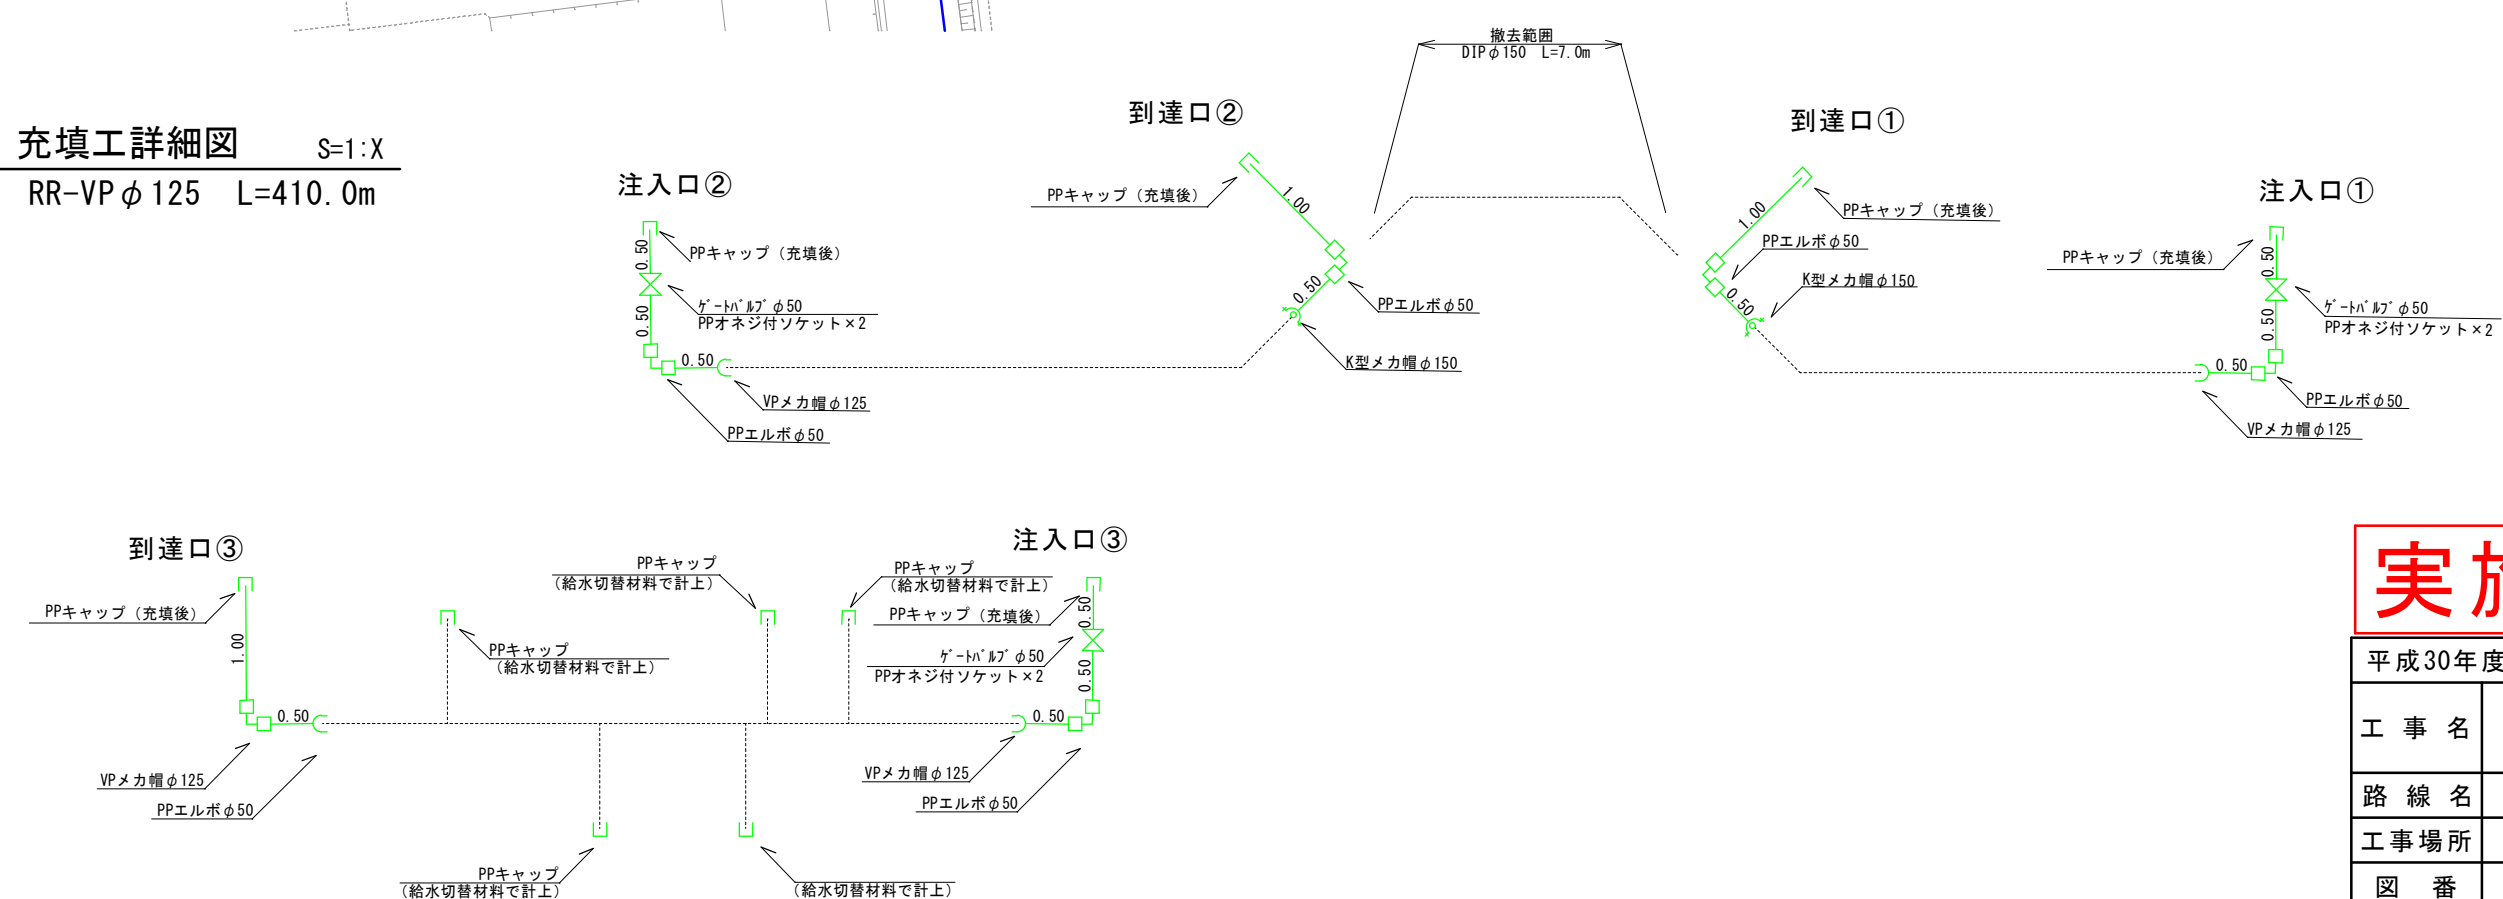

実施

平成30年度	図面名称	平面図②ほか
工事名	平成30年度 互理町水道 町道板橋一本松線 配水管布設工事(その1)	
路線名	町道板橋一本松線	
工事場所	互理町 吉田字上塚 外 地内	
図番	2 / 4	縮尺 図示
巨理町水道		

A2→A3縮小71%